

GEOPIL Usługi Geodezyjno-Kartograficzne
Anna Brek
ul. Karpatka 43b/17
65-664 Bydgoszcz
tel. 690-994-540
NIP: 767-24375-87 REGON: 300963637

ten dokument został opracowany
przez i kartograficznych, którzy
zgodnie z przepisami i kartografii
zgodnie z przepisami i kartografii

CODEZYJNA W BYDGOSZCZY

odek Dokumentacji

2017501. w Bydgoszczy


461. 2017501.

31 MAR. 2017

reprezentacji organu


Zespół uzgodnienia Dokumentacji
Projektowej w Bydgoszczy
Aktuwa projektowa służy uzgodnieniu w ZUP
Słowa projektowe służy uzgodnieniu w ZUP
Słowa projektowe służy uzgodnieniu w ZUP

Nie wykucza się istnieją w terenie również
urządzeń podziemnych urządzeń, a nie
zgodzonych do inwentaryzacji geodezyjnej.

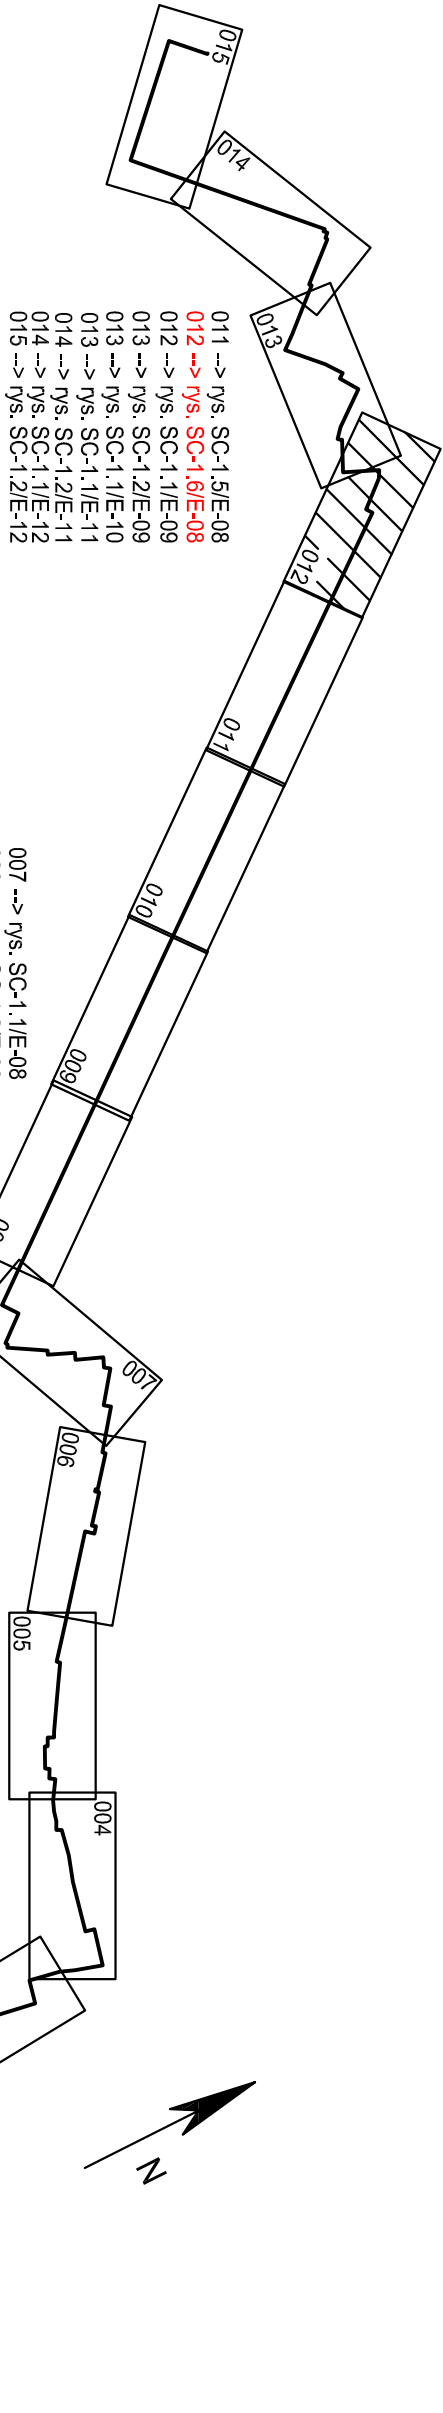

001 -> ys. SC-1.1/E-08
002 -> ys. SC-1.1/E-08
003 -> ys. SC-1.1/E-08
004 -> ys. SC-1.1/E-08
005 -> ys. SC-1.1/E-08
006 -> ys. SC-1.1/E-08
007 -> ys. SC-1.1/E-08
008 -> ys. SC-1.1/E-08
009 -> ys. SC-1.1/E-08
010 -> ys. SC-1.1/E-08
011 -> ys. SC-1.1/E-08
012 -> ys. SC-1.1/E-08
013 -> ys. SC-1.1/E-08
014 -> ys. SC-1.1/E-08
015 -> ys. SC-1.1/E-08

gm. Świecko, obręb Osławiec

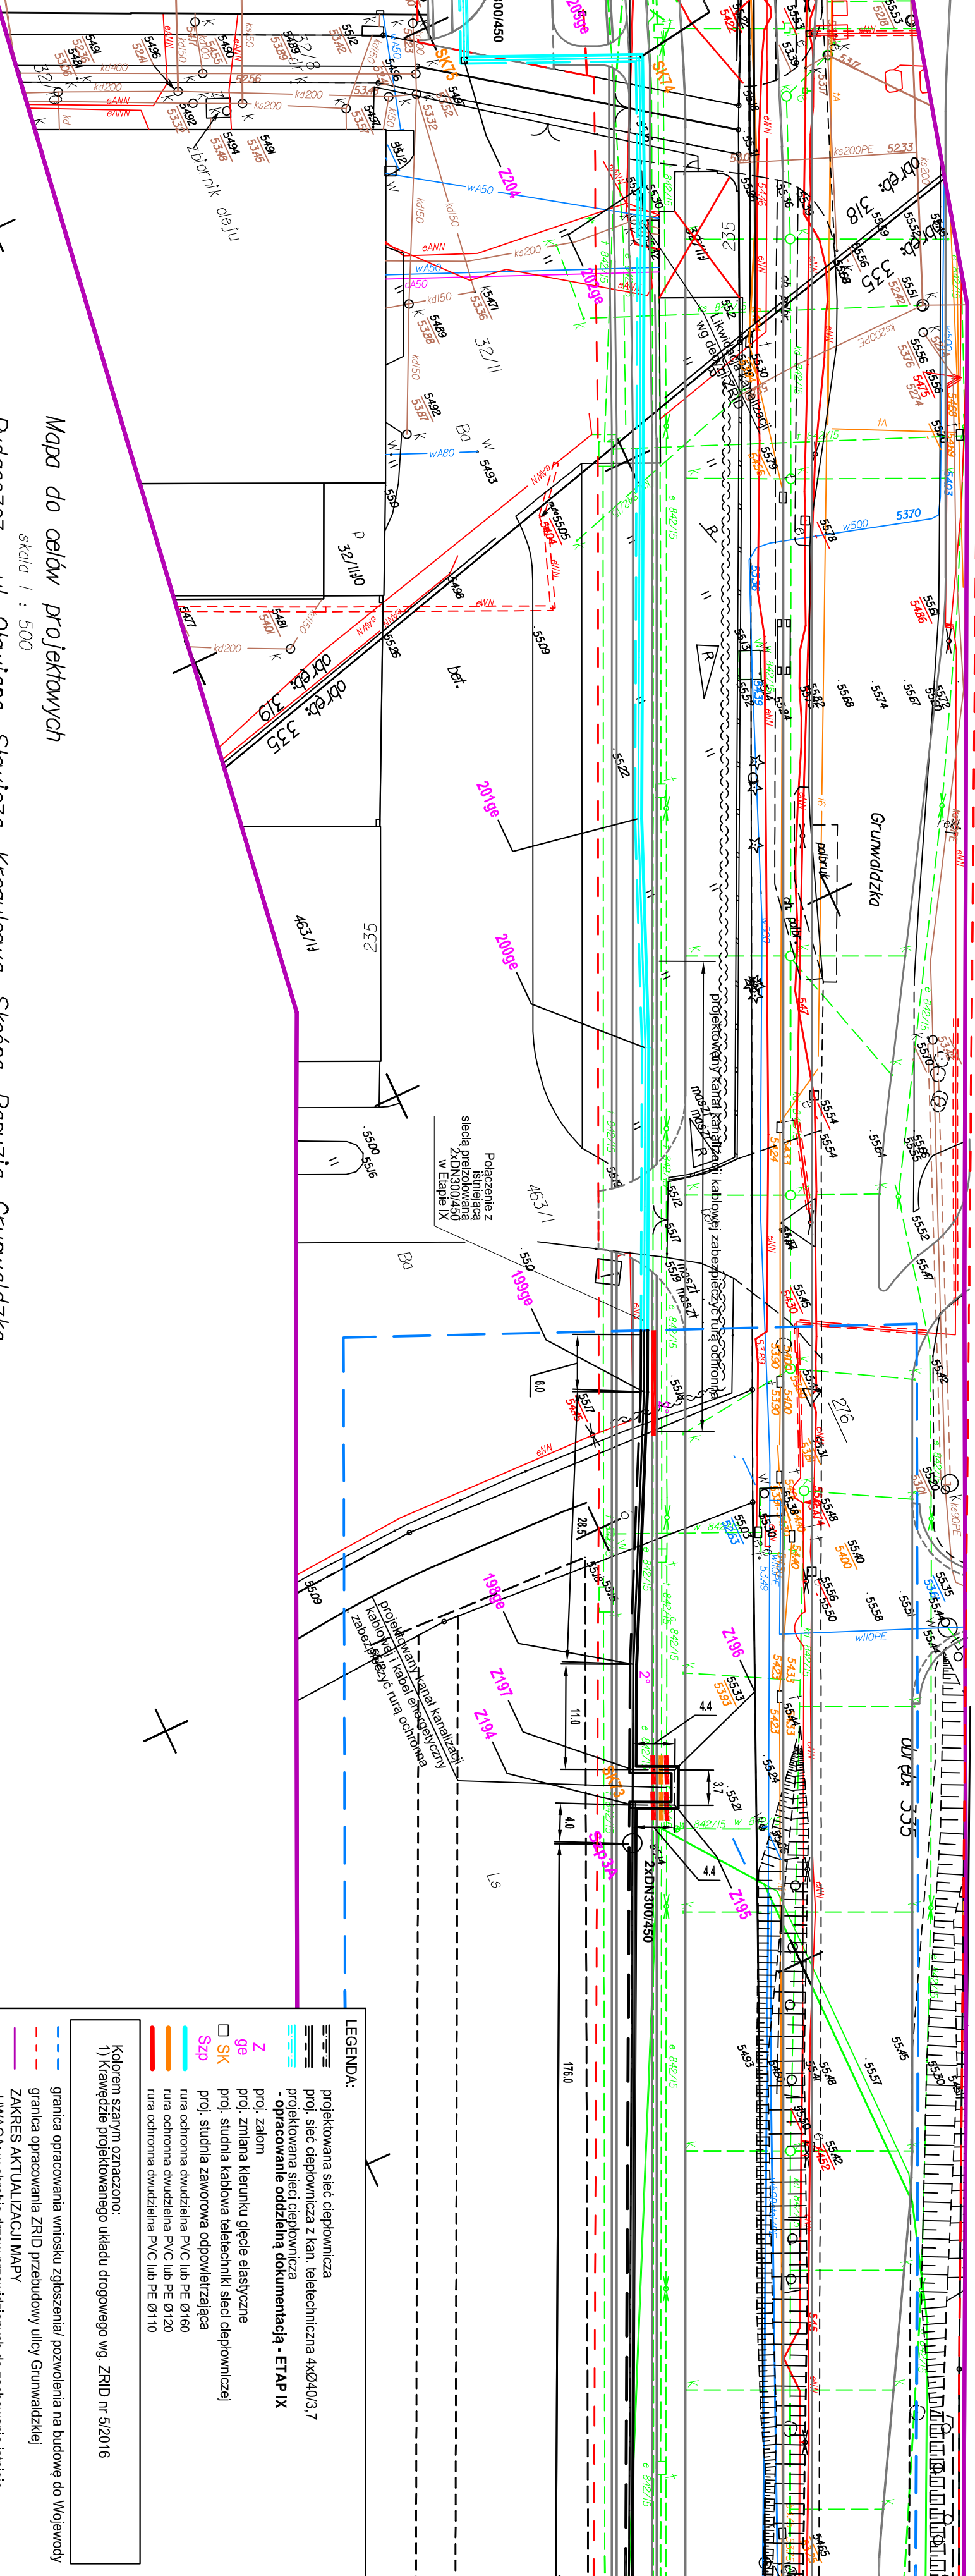

Mapa do celów projektowych

skala 1 : 500

Bydgoszcz - ul. Ołowiana, Sławińska, Krogulcowa, Skałna, Papuzia, Grunwaldzka

Jedn. ew. m. Bydgoszcz (046011)

obręb 318, 319, 320, 331

ark. mpy: 6194202213, 14, 23, 31, 32, 41

PUMG: 2000 strona 6

ukł. wys.: Amsterdam

WPSD.422.215.2017

Bydgoszcz, dnia 06.02.2017r.

NIE WYKONANO USTALEN ODCIĄŻEN SŁUŻEBNOŚCIAMI GRUNTOWNIAMI.

GEOPIL Usługi Geodezyjno-Kartograficzne

Anna Brek

ul. Karpatka 43b/17

65-664 Bydgoszcz

tel. 690-994-540

NIP: 767-24375-87 REGON: 300963637

Zespół uzgodnienia Dokumentacji
Projektowej w Bydgoszczy
Aktuwa projektowa służy uzgodnieniu w ZUP
Słowa projektowe służy uzgodnieniu w ZUP
Słowa projektowe służy uzgodnieniu w ZUP

Nie wykucza się istnieją w terenie również
urządzeń podziemnych urządzeń, a nie
zgodzonych do inwentaryzacji geodezyjnej.

energiekspekt sp. z o.o. 40-145 Katowice, ul. Katowicka 11A e-mail: biuro@energiekspekt.com.pl www.energiekspekt.com.pl			
Komunalne Przedsiębiorstwo Energetyki Ciepłej Sp. z o.o. ul. Świeżakowa 5 85-376 Bydgoszcz			
Tytuł opracowania		Tytuł rysunku	
Opracowanie dokumentacji projektowej sieci ciepłowniczej łączącej miejski system ciepłowniczy G 1, 1 miasta Bydgoszczy z siecią ciepłowniczą ciepłowni Osowa Góra - Etap VIII		Projekt zagospodarowania terenu projektowaną siecią ciepłowniczą	
Projektował	mgr inż. Andrzej Brzezink	Sprawił	mgr inż. Janusz Bania
Podpis	32/180 18.04.2017	Podpis	32/180 18.04.2017
Data		Data	
09.2017		09.2017	
Nr rysunku		Nr rysunku	
SC-01.1/E-08		SC-01.1/E-08	
Strona		Strona	
1:500		1:500	