


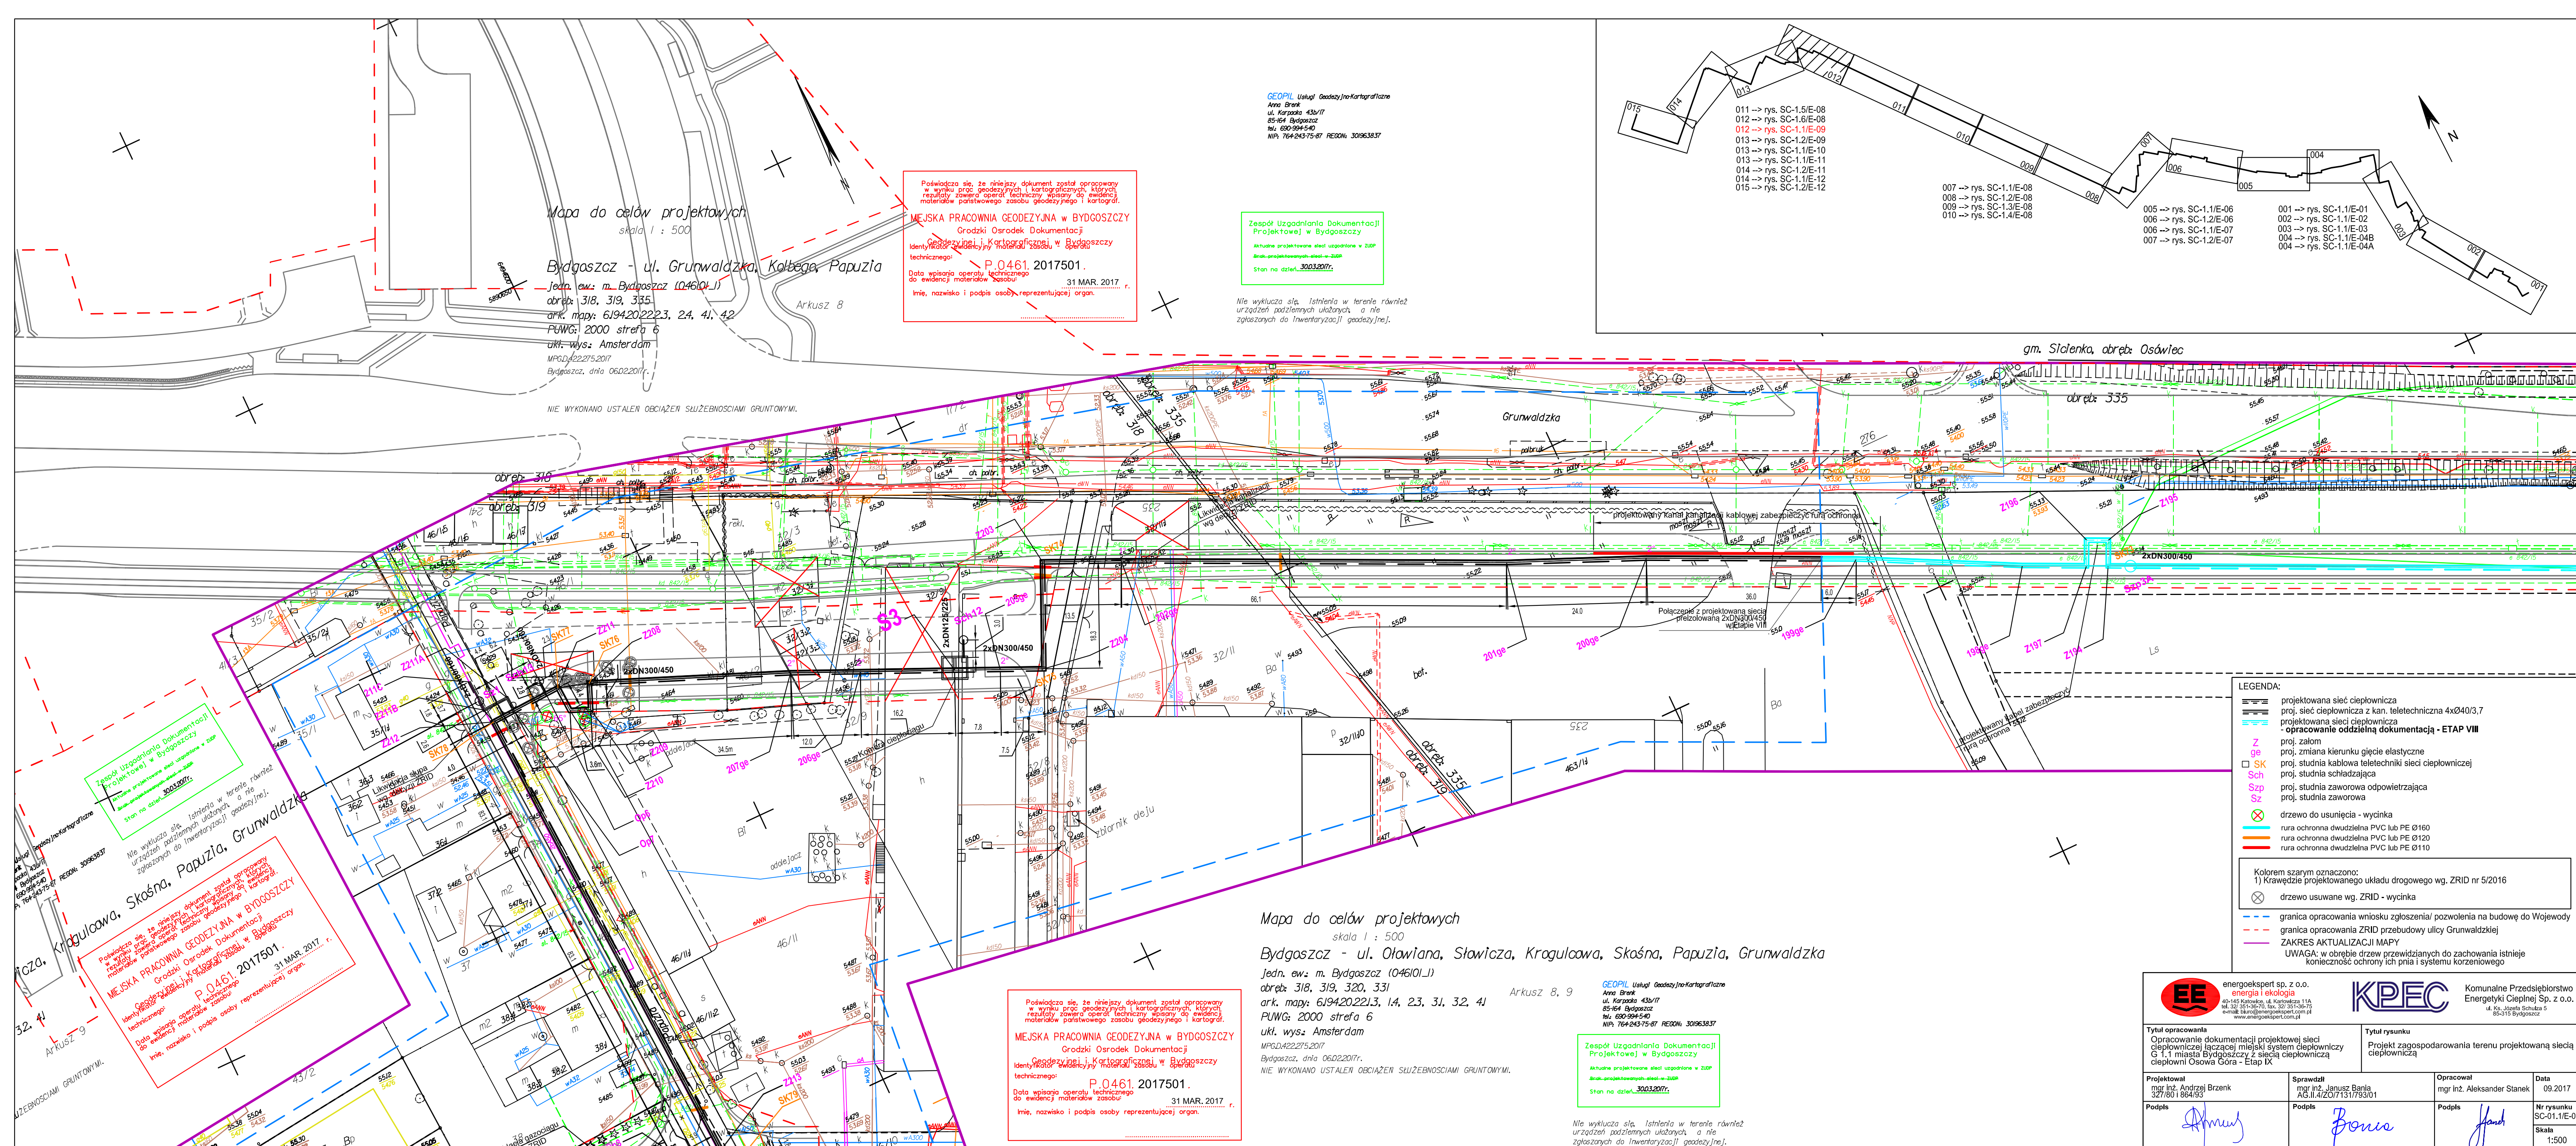

GEOPIŁ Usługi Geodezyjne i Kartograficzne
Anna Brzek
ul. Karpacka 43b/17
85-164 Bydgoszcz
tel. 690-994-540
NIP: 764-243-75-87 REGON: 301963837

Zespół Uzgodnienia Dokumentacji
Projektowej w Bydgoszczy
Aktualne projektowane ścieki uszczelnione w ZUP
Brak projektowanych ścieków w ZUP
Stan na dzień: 30.03.2017r.

Nie wyklucza się istnienia w terenie również urządzeń podziemnych ukrytych, a nie zgłoszonych do Inwentaryzacji geodezyjnej.

011 -> rys. SC-1.5/E-08
012 -> rys. SC-1.6/E-08
012 -> rys. SC-1.1/E-09
013 -> rys. SC-1.2/E-09
013 -> rys. SC-1.1/E-10
013 -> rys. SC-1.1/E-11
014 -> rys. SC-1.2/E-11
014 -> rys. SC-1.1/E-12
015 -> rys. SC-1.2/E-12

007 -> rys. SC-1.1/E-08
008 -> rys. SC-1.2/E-08
009 -> rys. SC-1.3/E-08
010 -> rys. SC-1.4/E-08

005 -> rys. SC-1.1/E-06
006 -> rys. SC-1.2/E-06
006 -> rys. SC-1.1/E-07
007 -> rys. SC-1.2/E-07

001 -> rys. SC-1.1/E-01
002 -> rys. SC-1.1/E-02
003 -> rys. SC-1.1/E-03
004 -> rys. SC-1.1/E-04B
004 -> rys. SC-1.1/E-04A

Mapa do celów projektowych

skala 1 : 500

Bydgoszcz - ul. Grunwaldzka, Kolbega, Papuzia

Jedn. ew.: m. Bydgoszcz (046101.1)

obręb: 318, 319, 335

ark. mapy: 6194202223, 24, 41, 42

PUNWG: 2000 strona 6

ukł. wys.: Amsterdam

MPGD.422275.2017

Bydgoszcz, dnia 06.02.2017r.

Poświadczam, że niniejszy dokument został opracowany w wyniku prac geodezyjnych i kartograficznych, których rezultaty zawiera operat techniczny wpisany do ewidencji materiałów państwowego zasobu geodezyjnego i kartograficznego.
Grodzki Ośrodek Dokumentacji Geodezyjnej i Kartograficznej w Bydgoszczy
Identyfikacja i widoczność materiałów zasobu operatu technicznego:
P.0461.2017501.
Data wpisania operatu technicznego do ewidencji materiałów zasobu: 31 MAR. 2017
Imię, nazwisko i podpis osoby reprezentującej organ:

NIE WYKONANO USTALEŃ OBCIĄŻEŃ SŁUSZNOŚCIAMI GRUNTOWYMI.

Mapa do celów projektowych

skala 1 : 500

Bydgoszcz - ul. Oławiana, Słowińska, Krogulcowa, Skałna, Papuzia, Grunwaldzka

Jedn. ew.: m. Bydgoszcz (046101.1)

obręb: 318, 319, 320, 331

ark. mapy: 6194202213, 14, 23, 31, 32, 41

PUNWG: 2000 strona 6

ukł. wys.: Amsterdam

MPGD.422275.2017

Bydgoszcz, dnia 06.02.2017r.

NIE WYKONANO USTALEŃ OBCIĄŻEŃ SŁUSZNOŚCIAMI GRUNTOWYMI.

GEOPIŁ Usługi Geodezyjne i Kartograficzne
Anna Brzek
ul. Karpacka 43b/17
85-164 Bydgoszcz
tel. 690-994-540
NIP: 764-243-75-87 REGON: 301963837

Zespół Uzgodnienia Dokumentacji
Projektowej w Bydgoszczy
Aktualne projektowane ścieki uszczelnione w ZUP
Brak projektowanych ścieków w ZUP
Stan na dzień: 30.03.2017r.

Nie wyklucza się istnienia w terenie również urządzeń podziemnych ukrytych, a nie zgłoszonych do Inwentaryzacji geodezyjnej.

LEGENDA:
projektowana sieć ciepłownicza
proj. sieć ciepłownicza z kan. teletechniczna 4xØ40/3,7
projektowana sieć ciepłownicza
- opracowanie oddzielną dokumentacją - ETAP VIII
Z ge proj. założon
ge proj. zmiana kierunku giccie elastyczne
SK proj. studnia kablowa teletechniki sieci ciepłowniczej
Sch proj. studnia schładzająca
Sz proj. studnia zaworowa odpowiadająca
Sz proj. studnia zaworowa
drzewo do usunięcia - wycinka
rura ochronna dwudzielna PVC lub PE Ø160
rura ochronna dwudzielna PVC lub PE Ø120
rura ochronna dwudzielna PVC lub PE Ø110
Kolorom szarym oznaczono:
1) Krawędzie projektowanego układu drogowego wg. ZRID nr 5/2016
drzewo usuwane wg. ZRID - wycinka
--- granica opracowania wniosku zgłoszenia/ pozwolenia na budowę do Wojewody
--- granica opracowania ZRID przebudowy ulicy Grunwaldzkiej
--- ZAKRES AKTUALIZACJI MAPY
UWAGA! W obrębie drzew przewidzianych do zachowania istnieje konieczność ochrony ich pnia i systemu korzeniowego

EE energoexpert sp. z o.o. energia i ekologia 40-145 Katowice, ul. Katowicka 11A tel. 32 251-36-70, fax 32 331-38-75 e-mail: biuro@energoexpert.com.pl www.energoexpert.com.pl		KPEC Komunalne Przedsiębiorstwo Energetyki Ciepłej Sp. z o.o. ul. Kiełkowska 6 85-315 Bydgoszcz	
Tytuł opracowania Opracowanie dokumentacji projektowej sieci ciepłowniczej łączącej miejski system ciepłowniczy G 1.1 miasta Bydgoszczy z siecią ciepłowniczą ciepłowni Osowa Góra - Etap IX		Tytuł rysunku Projekt zagospodarowania terenu projektowaną siecią ciepłowniczą	
Projektował mgr inż. Andrzej Brzen 327/801864/93	Sprawił mgr inż. Janusz Bania AG.11.420/71317/93/01	Opracował mgr inż. Aleksander Stanek	Data 09.2017
Podpis <i>Andrzej Brzen</i>	Podpis <i>Janusz Bania</i>	Podpis <i>Aleksander Stanek</i>	Nr rysunku SC-01.1/E-09 Skala 1:500