


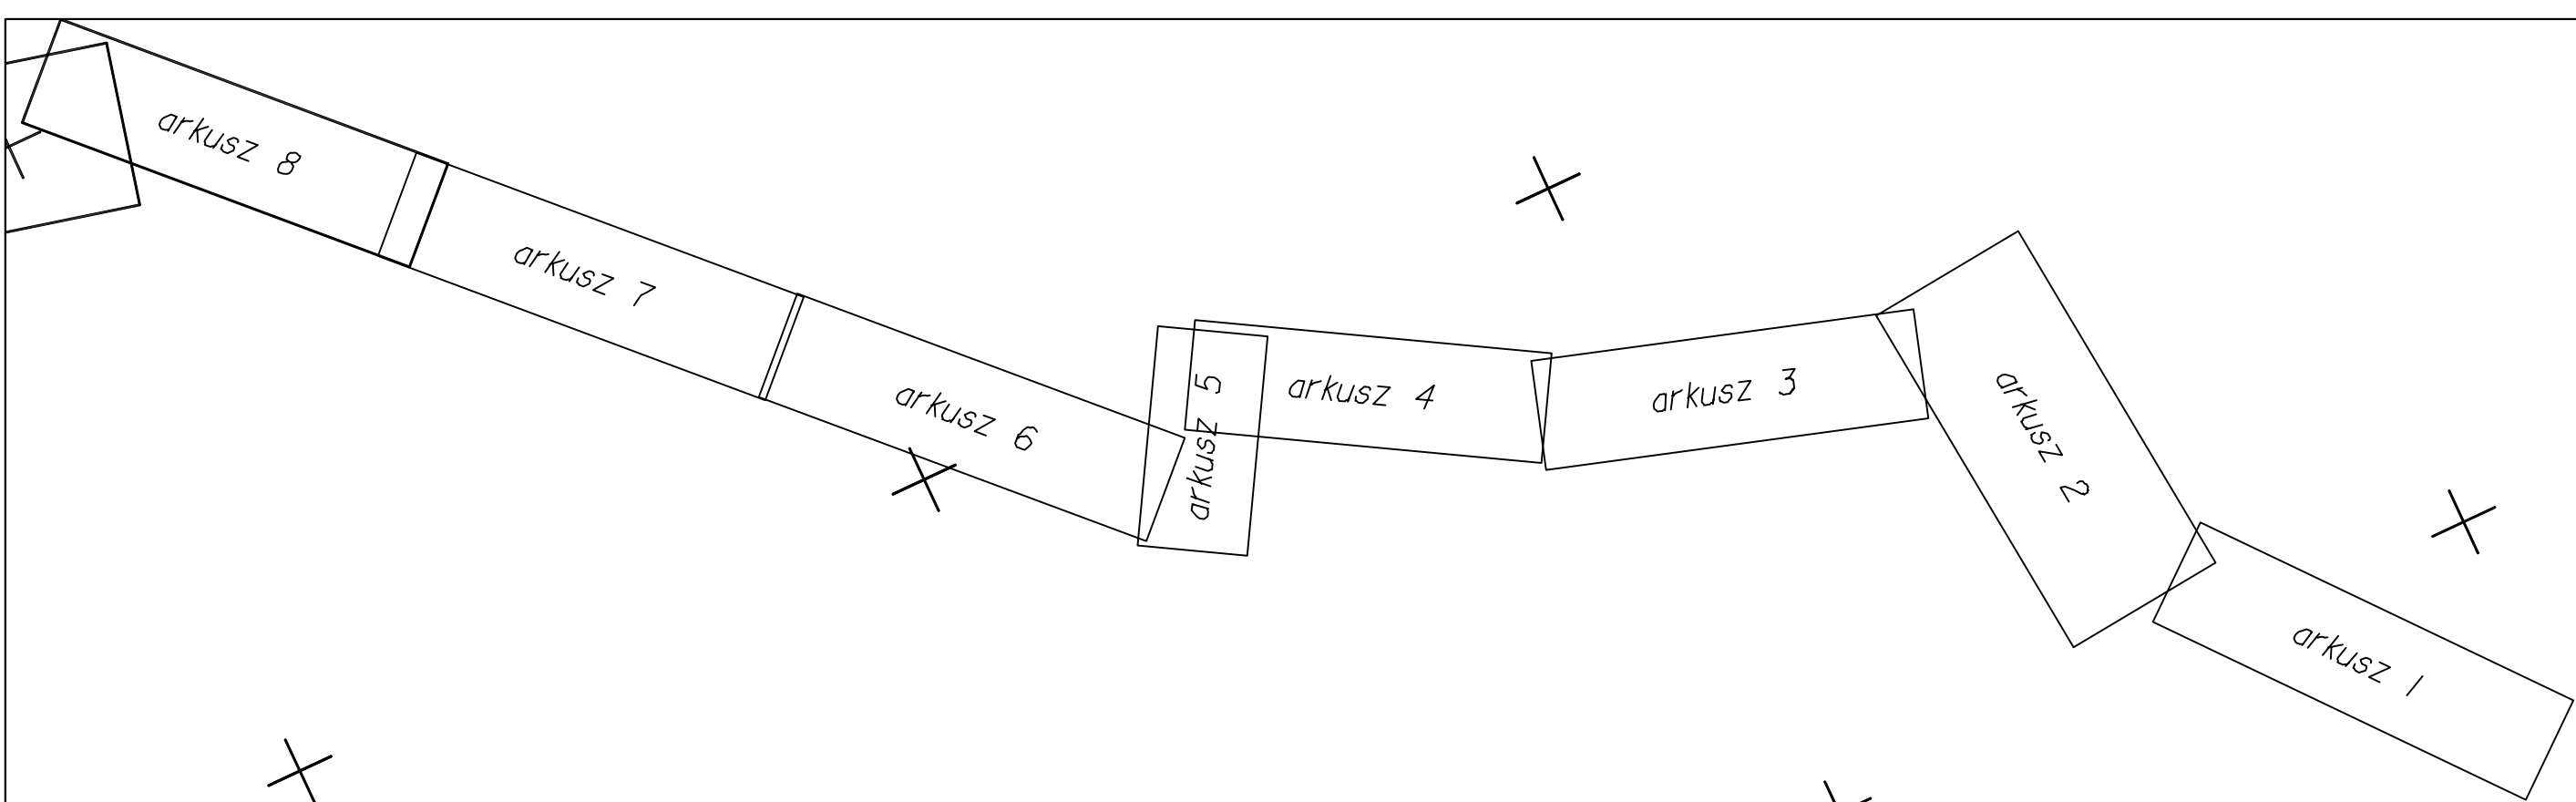

Mapa do celów projektowych
skala 1 : 500

Bydgoszcz - ul. Grunwaldzka, Przejście

Jedn. ew.: m. Bydgoszcz (046101J) Arkusz 7, 8
obręb: 335
ark. mapy: 619320.0312; 619420.2242; 2331, 3.3, 3.4
PUNG: 2000 strefa 6
ukł. wys.: Amsterdam
MPGD.420.215.2017
Bydgoszcz, dnia 06.02.2017r.



NIE WYKONANO USTALEŃ OBŁAŻENI SŁUŻEBNOŚCIAMI GRUNTOWYMI.

Poświadczam, że niniejszy dokument został opracowany w wyniku prac geodezyjnych i kartograficznych, których rezultaty zawiera operat techniczny wpisany do ewidencji materiałów państwowego zasobu geodezyjnego i kartograficznego.
MEJSKA PRACOWNIA GEODEZYJNA w BYDGOSZCZY
Grodzki Ośrodek Dokumentacji
Geodezyjnej i Kartograficznej w Bydgoszczy
Identyfikator ewidencyjny: Materiał z zasobu w Bydgoszczy
technicznego: **P.0461.2017501.**
Data wpisania operatu technicznego: **31 MAR. 2017**
do ewidencji materiałów zasobu: **31 MAR. 2017**
Imię, nazwisko i podpis osoby reprezentującej organ:

GEOPIL Usługi Geodezyjne i Kartograficzne
Anna Brzek
ul. Karpacka 43b/17
85-164 Bydgoszcz
tel. 660-694-540
NIP: 764-243-75-87 REGON: 301963837

Zespół Uzgodnienia Dokumentacji
Projektowej w Bydgoszczy
Aktualna projektowana sieć uzgodniona w ZUP
Kraj. ewidencjonowana sieć w ZUP
Data na dzień: **30.03.2017r.**

Nie wyklucza się istnienia w terenie również urządzeń podziemnych niezaznaczonych, a nie zgłaszanych do Inwentaryzacji geodezyjnej.

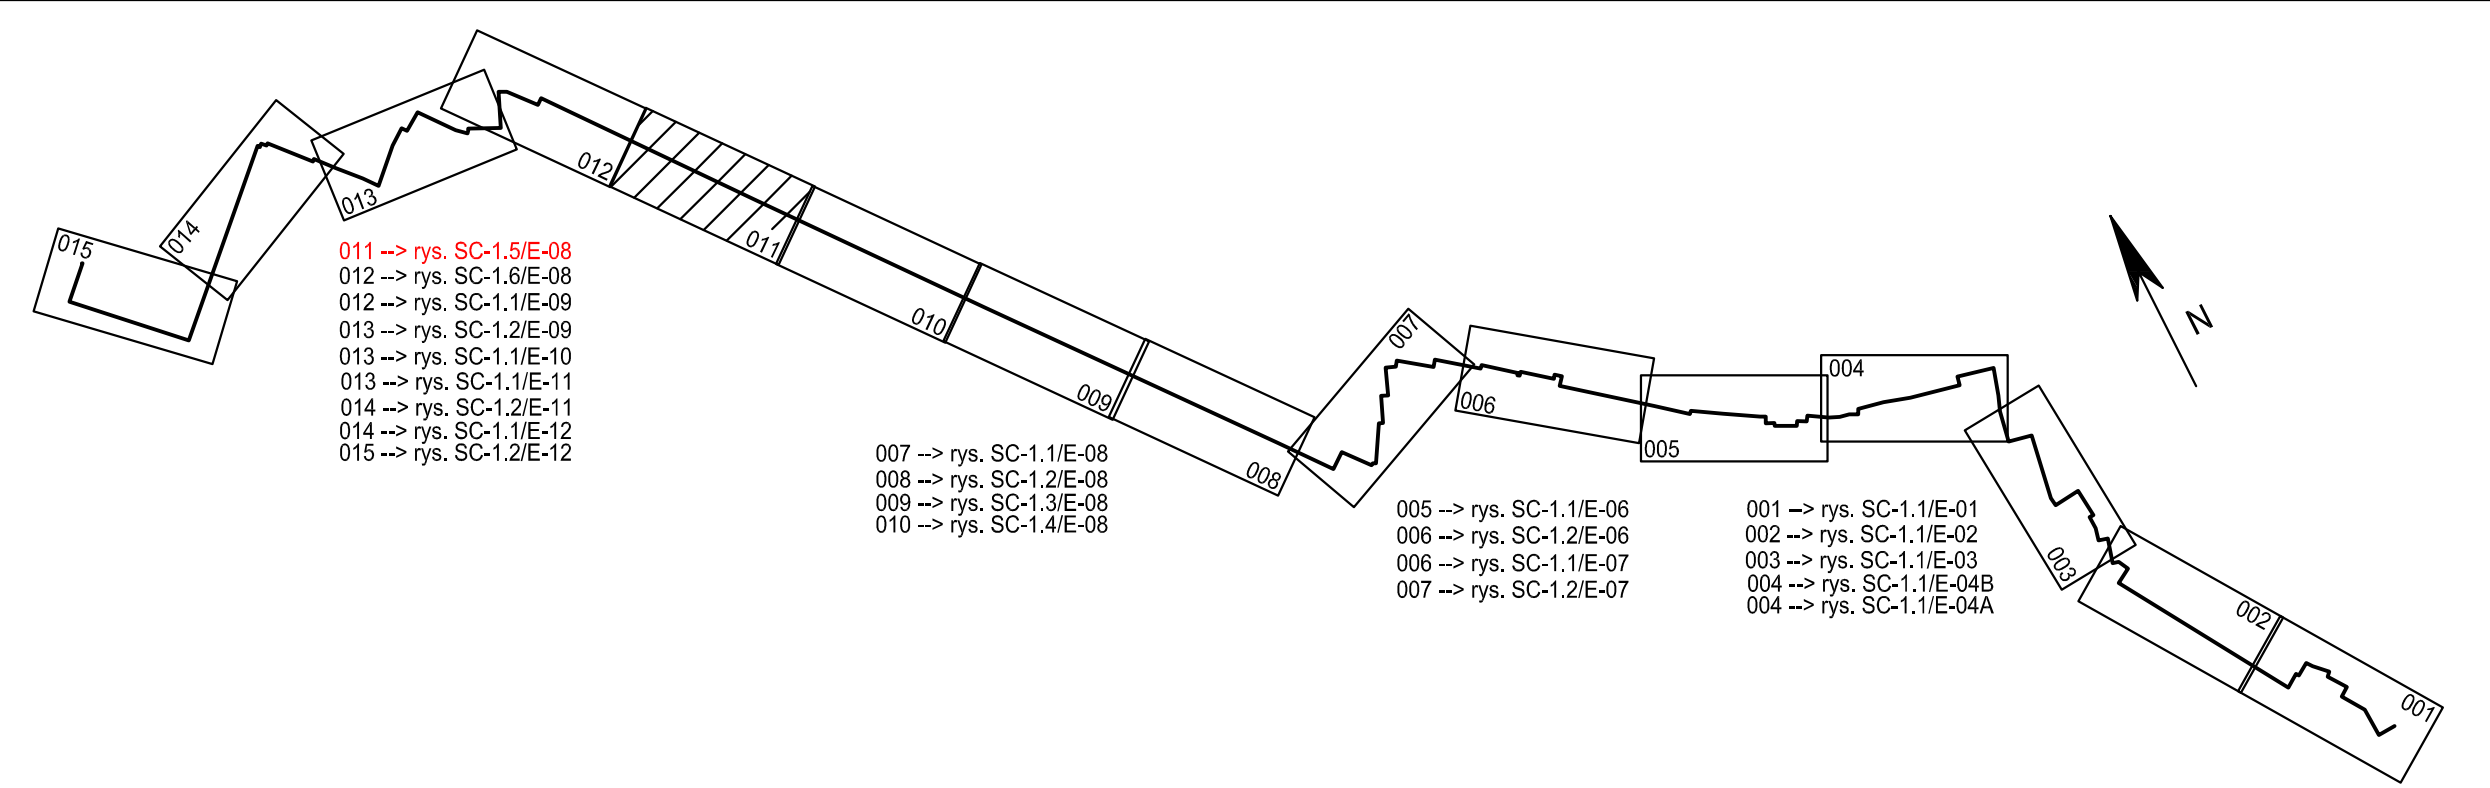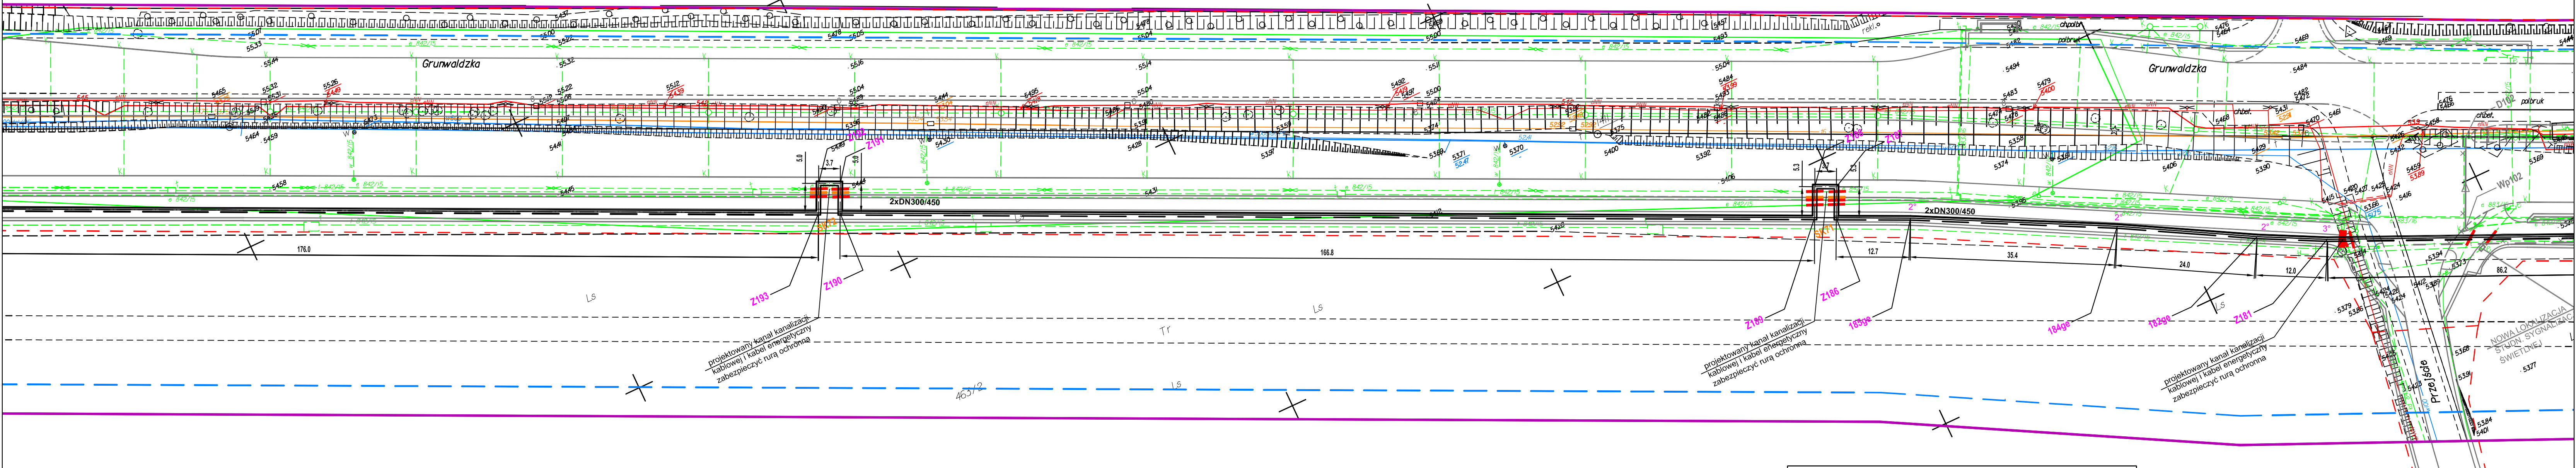

LEGENDA:

- projektowana sieć ciepłownicza
- proj. sieć ciepłownicza z kan. teletechniczna 4xØ40/3,7
- proj. załom
- proj. zmiana kierunku giędcie elastyczne
- proj. studnia kablowa teletechniki sieci ciepłowniczej
- rura ochronna dwudzielna PVC lub PE Ø160
- rura ochronna dwudzielna PVC lub PE Ø120
- rura ochronna dwudzielna PVC lub PE Ø110

Kolorem szarym oznaczono:
1) uzgodnione z Projektantem drogi Grunwaldzkiej zmiany lokalizacji projektowanej infrastruktury podziemnej realizowanej w ramach ZRID nr 5/2016 (patrz załączone uzgodnienia)
2) Krawędzie projektowanego układu drogowego wg. ZRID nr 5/2016

- proj. zmiana lokalizacji kabli teletechnicznych - zakres przebudowy ulicy Grunwaldzkiej
- proj. zmiana lokalizacji kanalizacji deszczowej w zakresie przebudowy ulicy Grunwaldzkiej
- proj. zmiana lokalizacji studni sygnalizacji świetlnej - zakres przebudowy ulicy Grunwaldzkiej
- proj. likwidacja trasy z narady kordynacyjnej w zakresie przebudowy ulicy Grunwaldzkiej
- likwidacja kabli elektroenergetycznych wg decyzji ZRID w zakresie przebudowy ulicy Grunwaldzkiej
- budynki przeznaczone do likwidacji wg decyzji ZRID w zakresie przebudowy ulicy Grunwaldzkiej
- granicza opracowania ZRID przebudowy ulicy Grunwaldzkiej

ZAKRES AKTUALIZACJI MAPY
UWAGA: w obrębie drzew przewidzianych do zachowania istnieje konieczność ochrony ich pnia i systemu korzeniowego

energoexpert sp. z o.o. energia i ekologia 40-145 Katowice, ul. Katowicka 11A tel. 32 351-35-70, fax. 32 351-35-75 e-mail: biuro@energoexpert.com.pl www.energoexpert.com.pl		Komunalne Przedsiębiorstwo Energetyki Ciepłej Sp. z o.o. ul. 85-315 Bydgoszcz 6	
Tytuł opracowania Opracowanie dokumentacji projektowej sieci ciepłowniczej łączącej miejski system ciepłowniczy G 1.1 miasta Bydgoszczy z siecią ciepłowniczą ciepłowni Górska - Etap VIII		Tytuł rysunku Projekt zagospodarowania terenu projektowaną siecią ciepłowniczą	
Projektował mgr inż. Andrzej Brzenk 327/801.664/93	Sprawdził mgr inż. Janusz Bania A6.11.420/7131793/01	Opracował mgr inż. Aleksander Stanek	Data 09.2017
Podpis 	Podpis 	Podpis 	Nr rysunku SC-01.5/E-08 Skala 1:500